
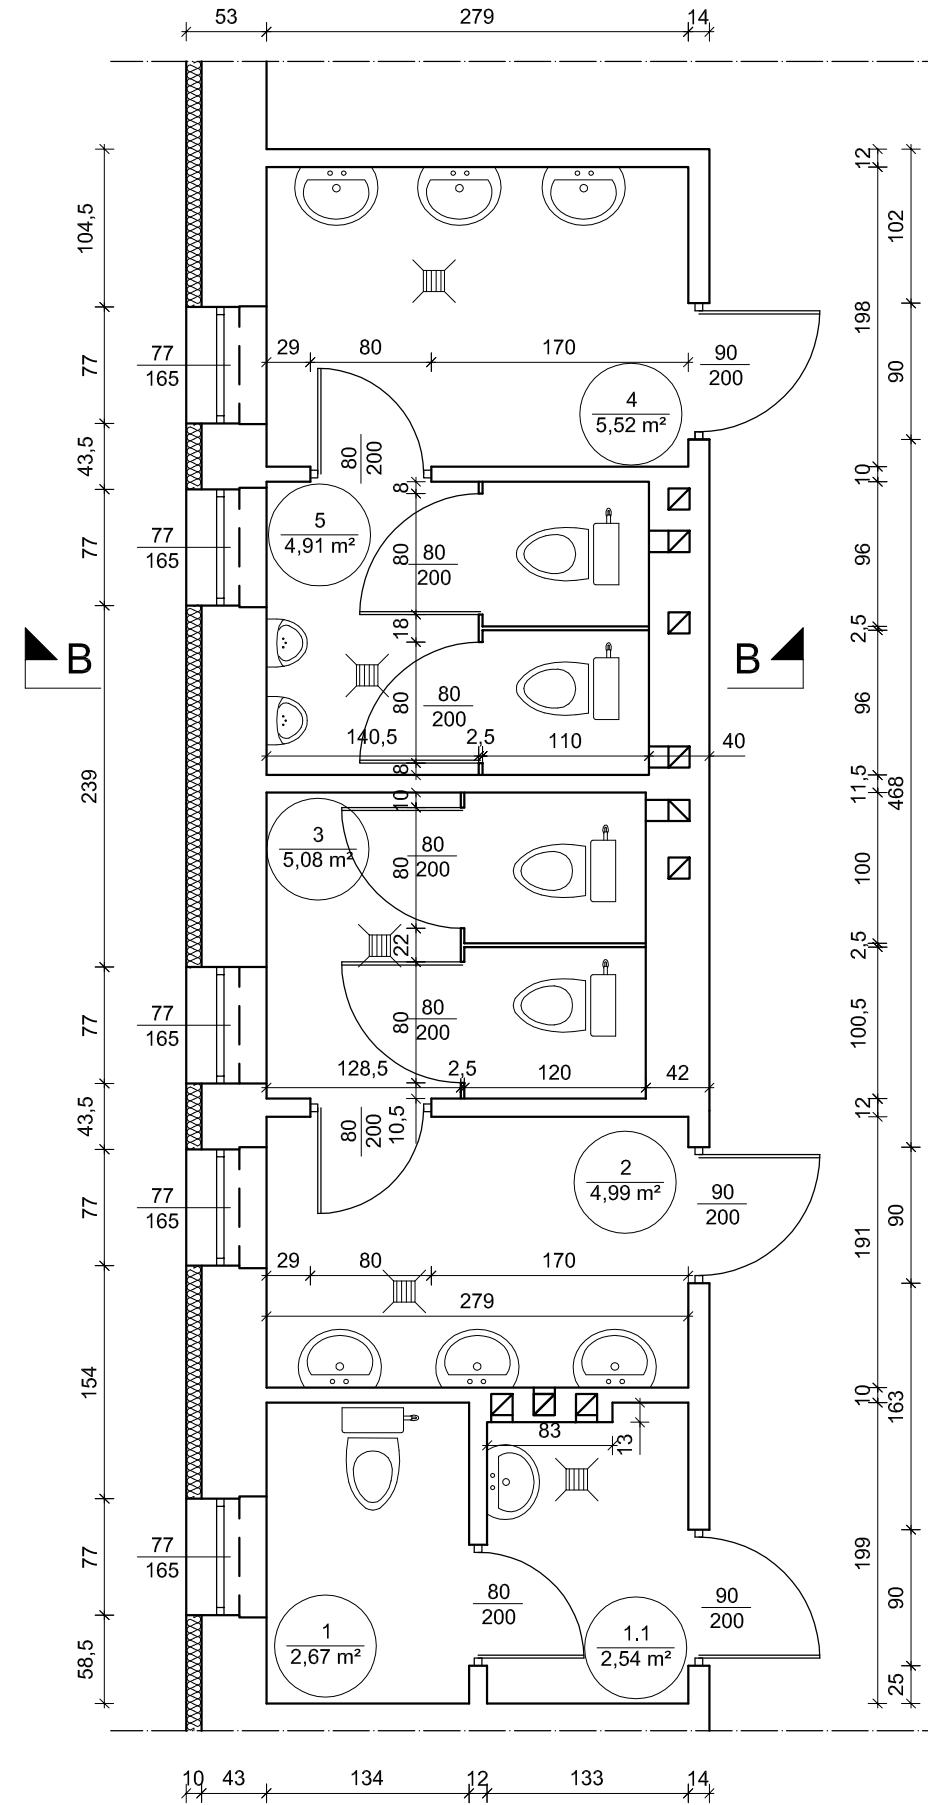


## RZUT PIĘTRA SKALA 1:50

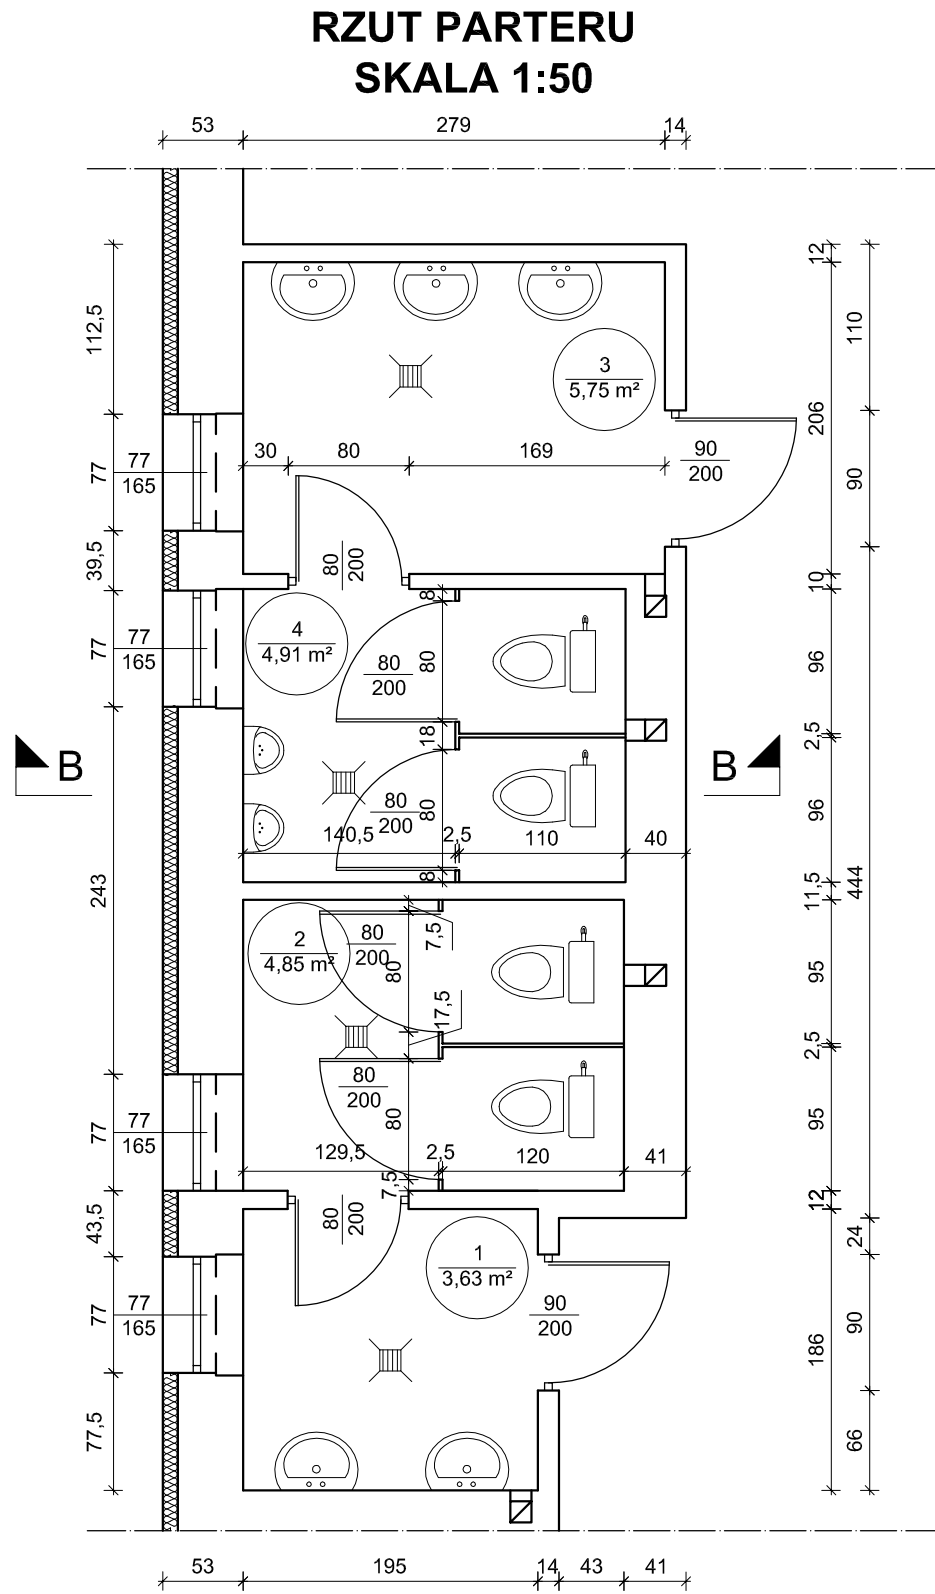

PARTER			
LP.	Nazwa	Posadzka	Pow.
1	Łazienka	Terakota	3,63 m <sup>2</sup>
2	WC	Terakota	4,85 m <sup>2</sup>
3	Łazienka	Terakota	5,75 m <sup>2</sup>
4	WC	Terakota	4,91 m <sup>2</sup>

PIĘTRO			
LP.	Nazwa	Posadzka	Pow.
1	WC	Terakota	2,67 m <sup>2</sup>
1.1	Łazienka	Terakota	2,54 m <sup>2</sup>
2	Łazienka	Terakota	4,99 m <sup>2</sup>
3	WC	Terakota	5,08 m <sup>2</sup>
4	Łazienka	Terakota	5,52 m <sup>2</sup>
5	WC	Terakota	4,91 m <sup>2</sup>

INWESTOR:	GMINA SIENNO	Skala	<b>SPIN-B</b>
		<b>1:50</b>	Ostrowiec
TEMAT:	Wymiana instalacji wod.- kan wraz z remontem łazienek		
	RZUT PARTERU I PIĘTRA		
Branża	Zespół Szkół Ogólnokształcących i Policealnych w Siennie		
	Projektant	Uprawnienia	Podpis/Data
Budowl.-inst.	Andrzej Zielonka	162/83,257,258/93	
		Nr rys.	<b>4</b>
		Data	02.2009