



**RZUT PARTERU - INWENTARYZACJA,  
ELEMENTY DO DEMONTAŻU  
SKALA 1:50**

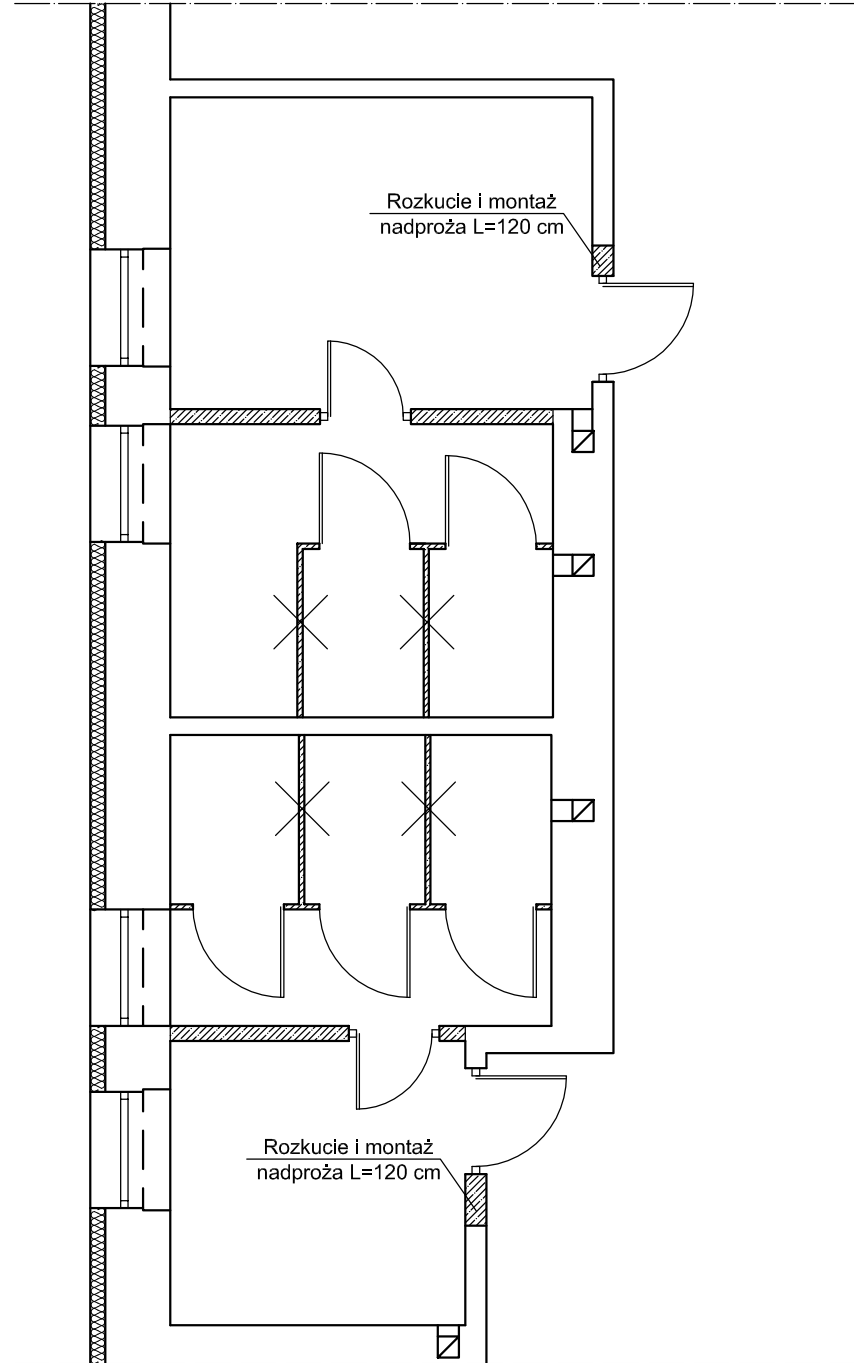

**RZUT PIĘTRA - INWENTARYZACJA,  
ELEMENTY DO DEMONTAŻU  
SKALA 1:50**

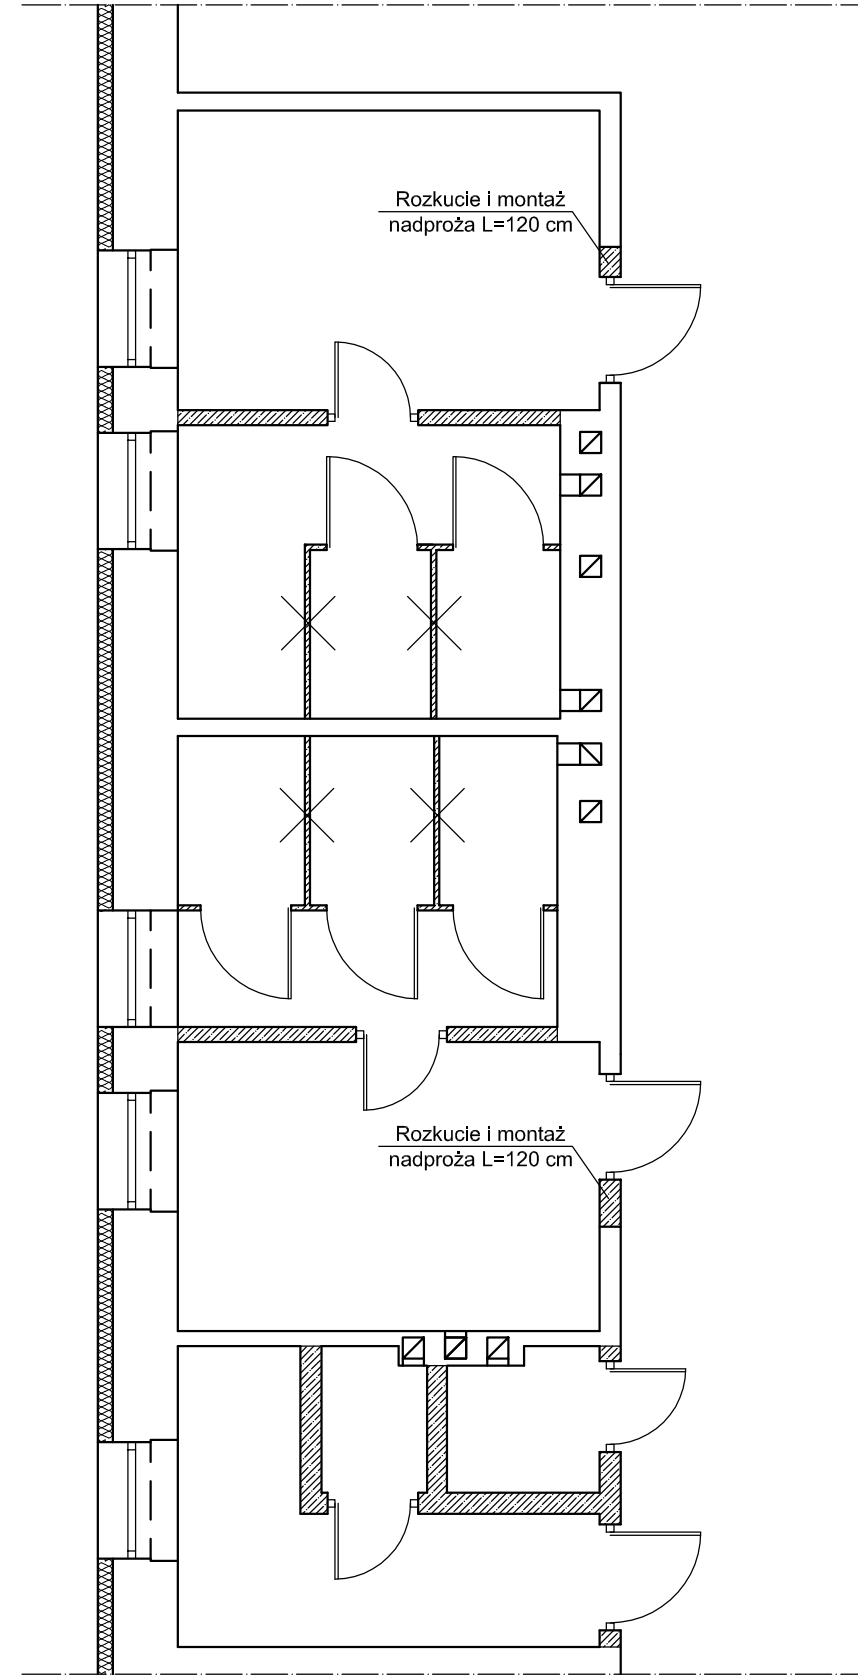

INWESTOR:	GMINA SIENNO	Skala	<b>SPIN-B</b> 1:50	Ostrowiec
TEMAT:	Wymiana instalacji wod. - kan wraz z remontem łazienek RZUT PARTERU I PIĘTRA, ELEMENTY DO DEMONTAŻU Zespół Szkół Ogólnokształcących i Policealnych w Siennie			
Branża	Projektant	Uprawnienia	Podpis/Data	
Budowl.-inst.	Andrzej Zielenka	162/83,257,258/93		
			Nr rys.	6
			Data	02.2009